

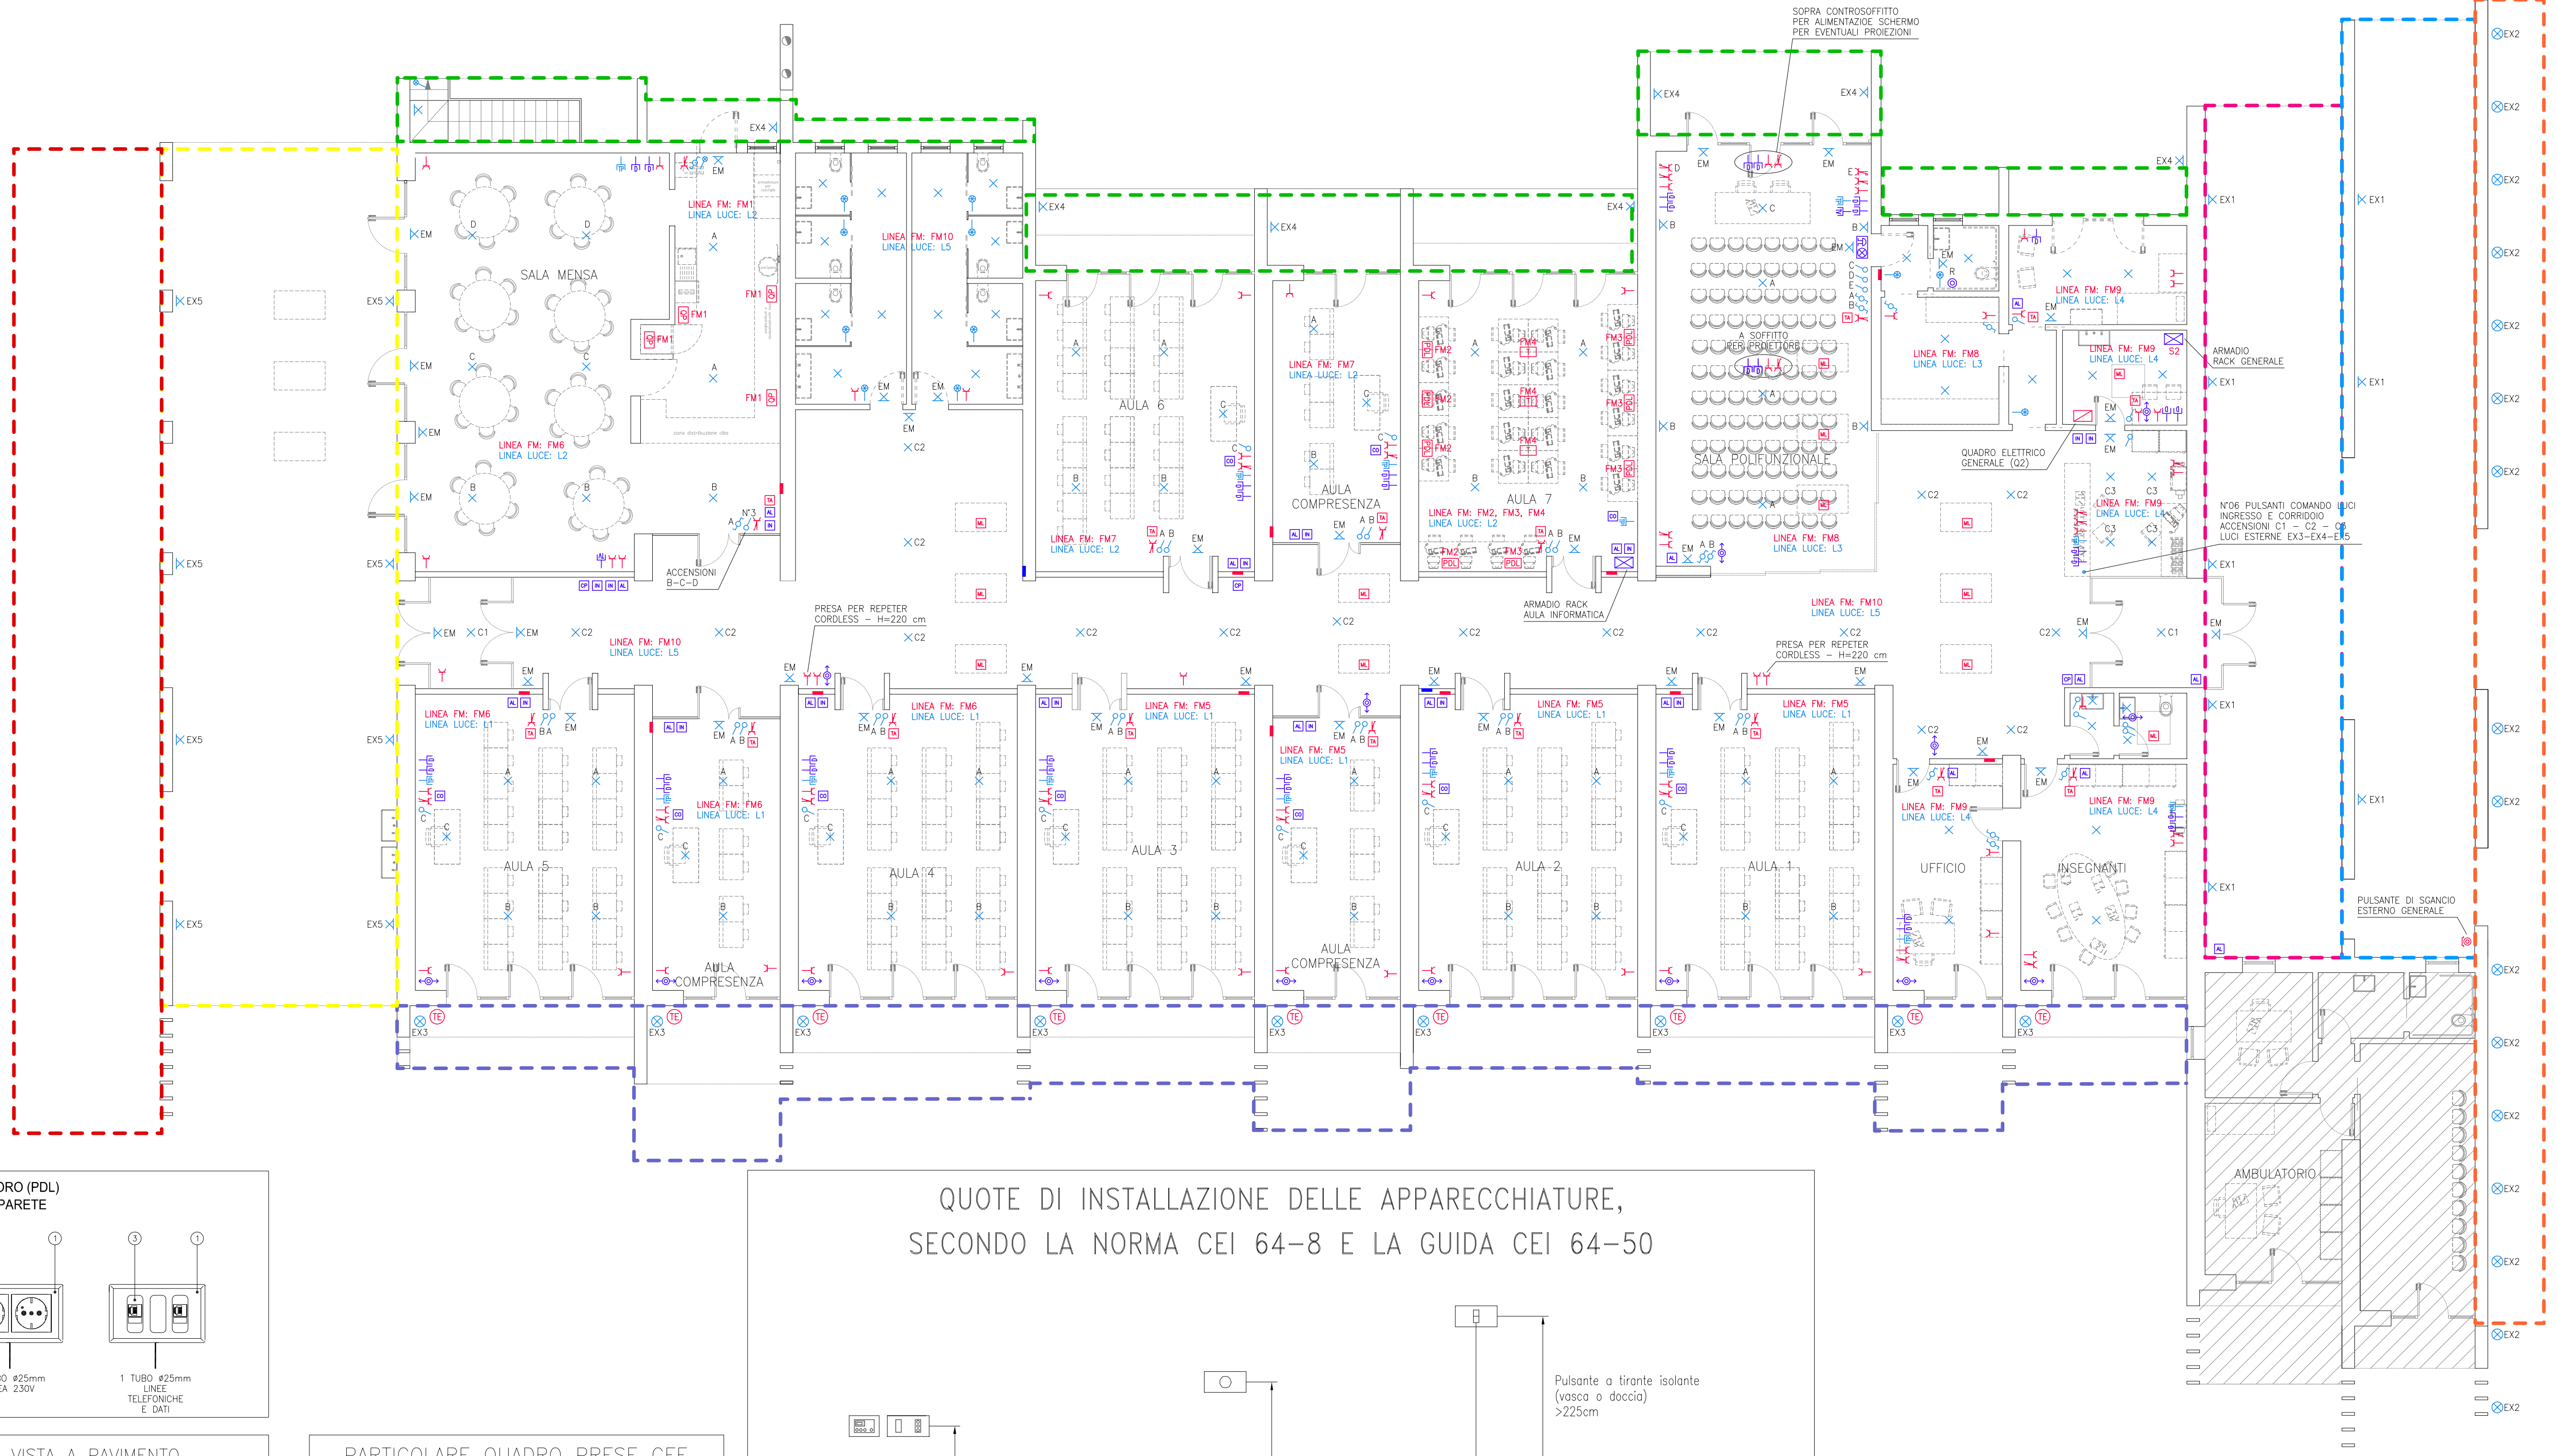
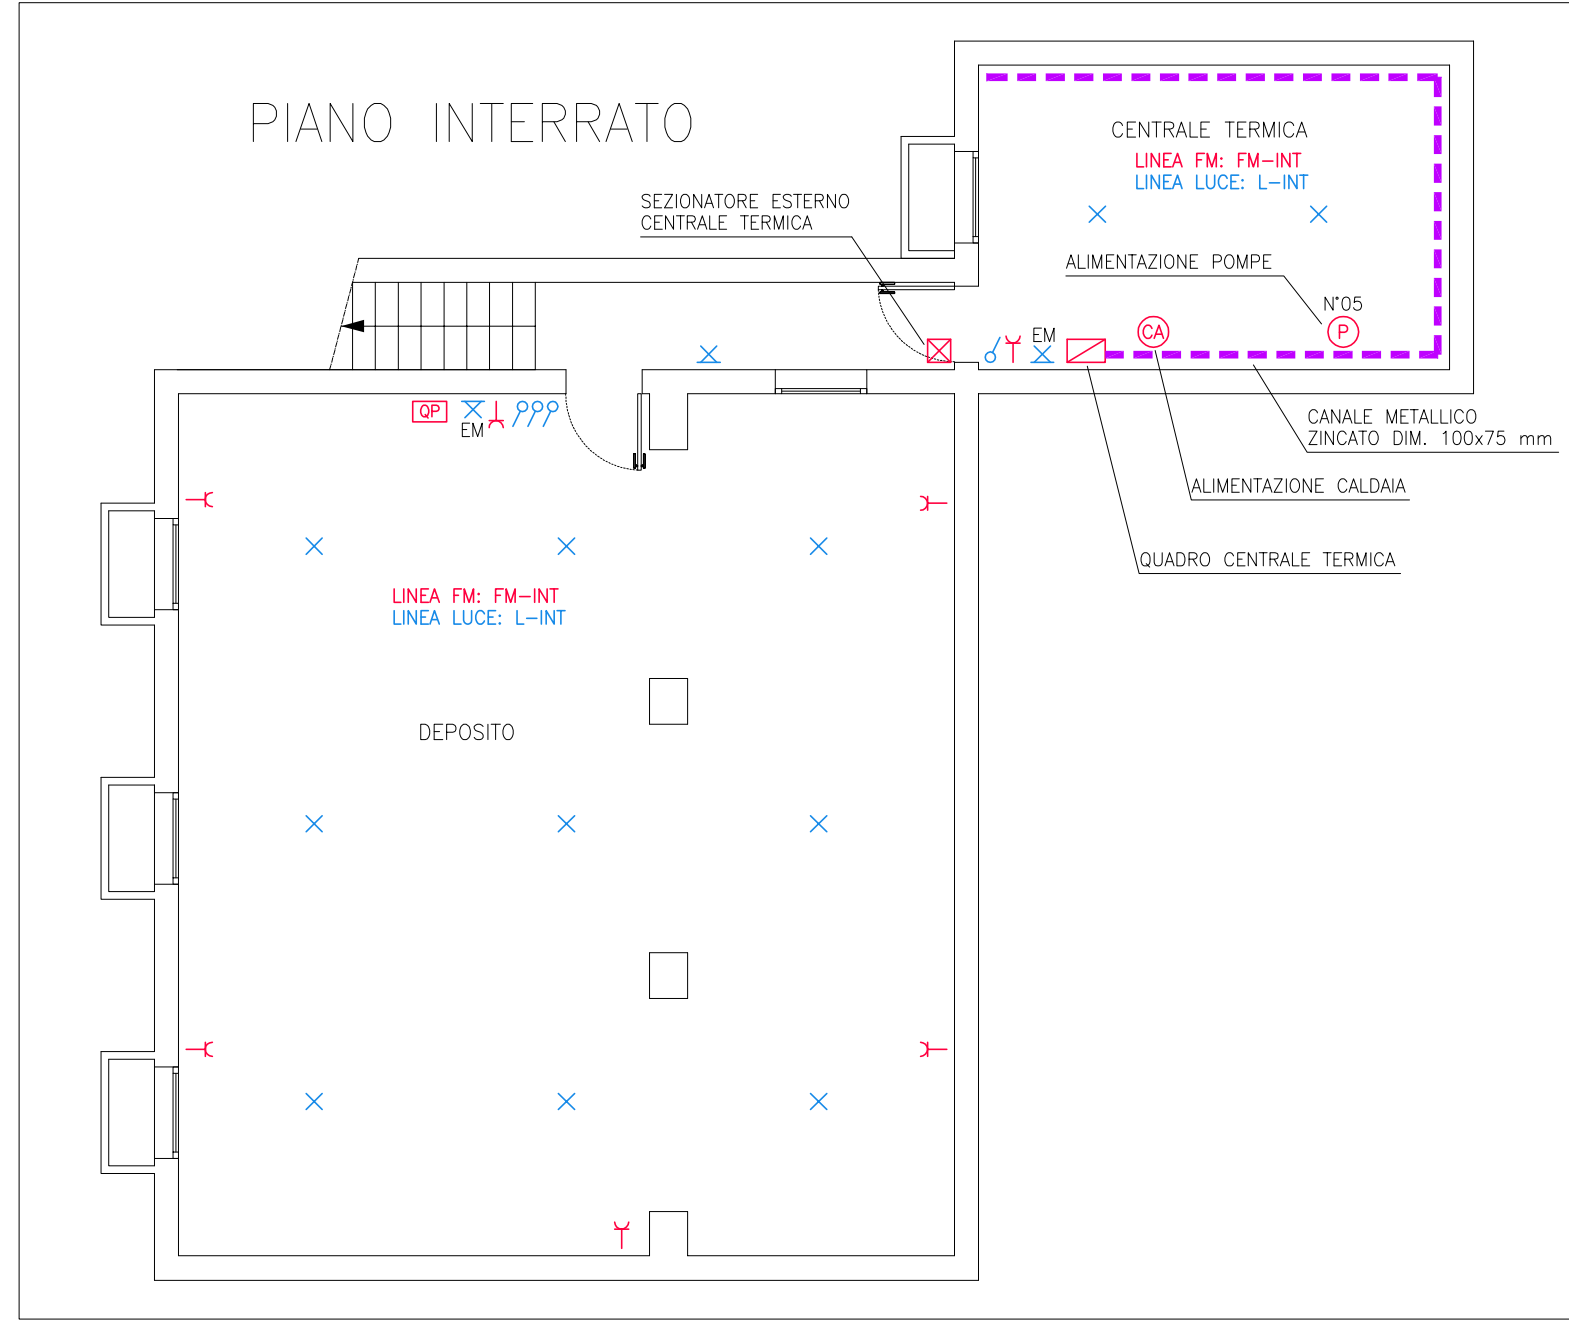
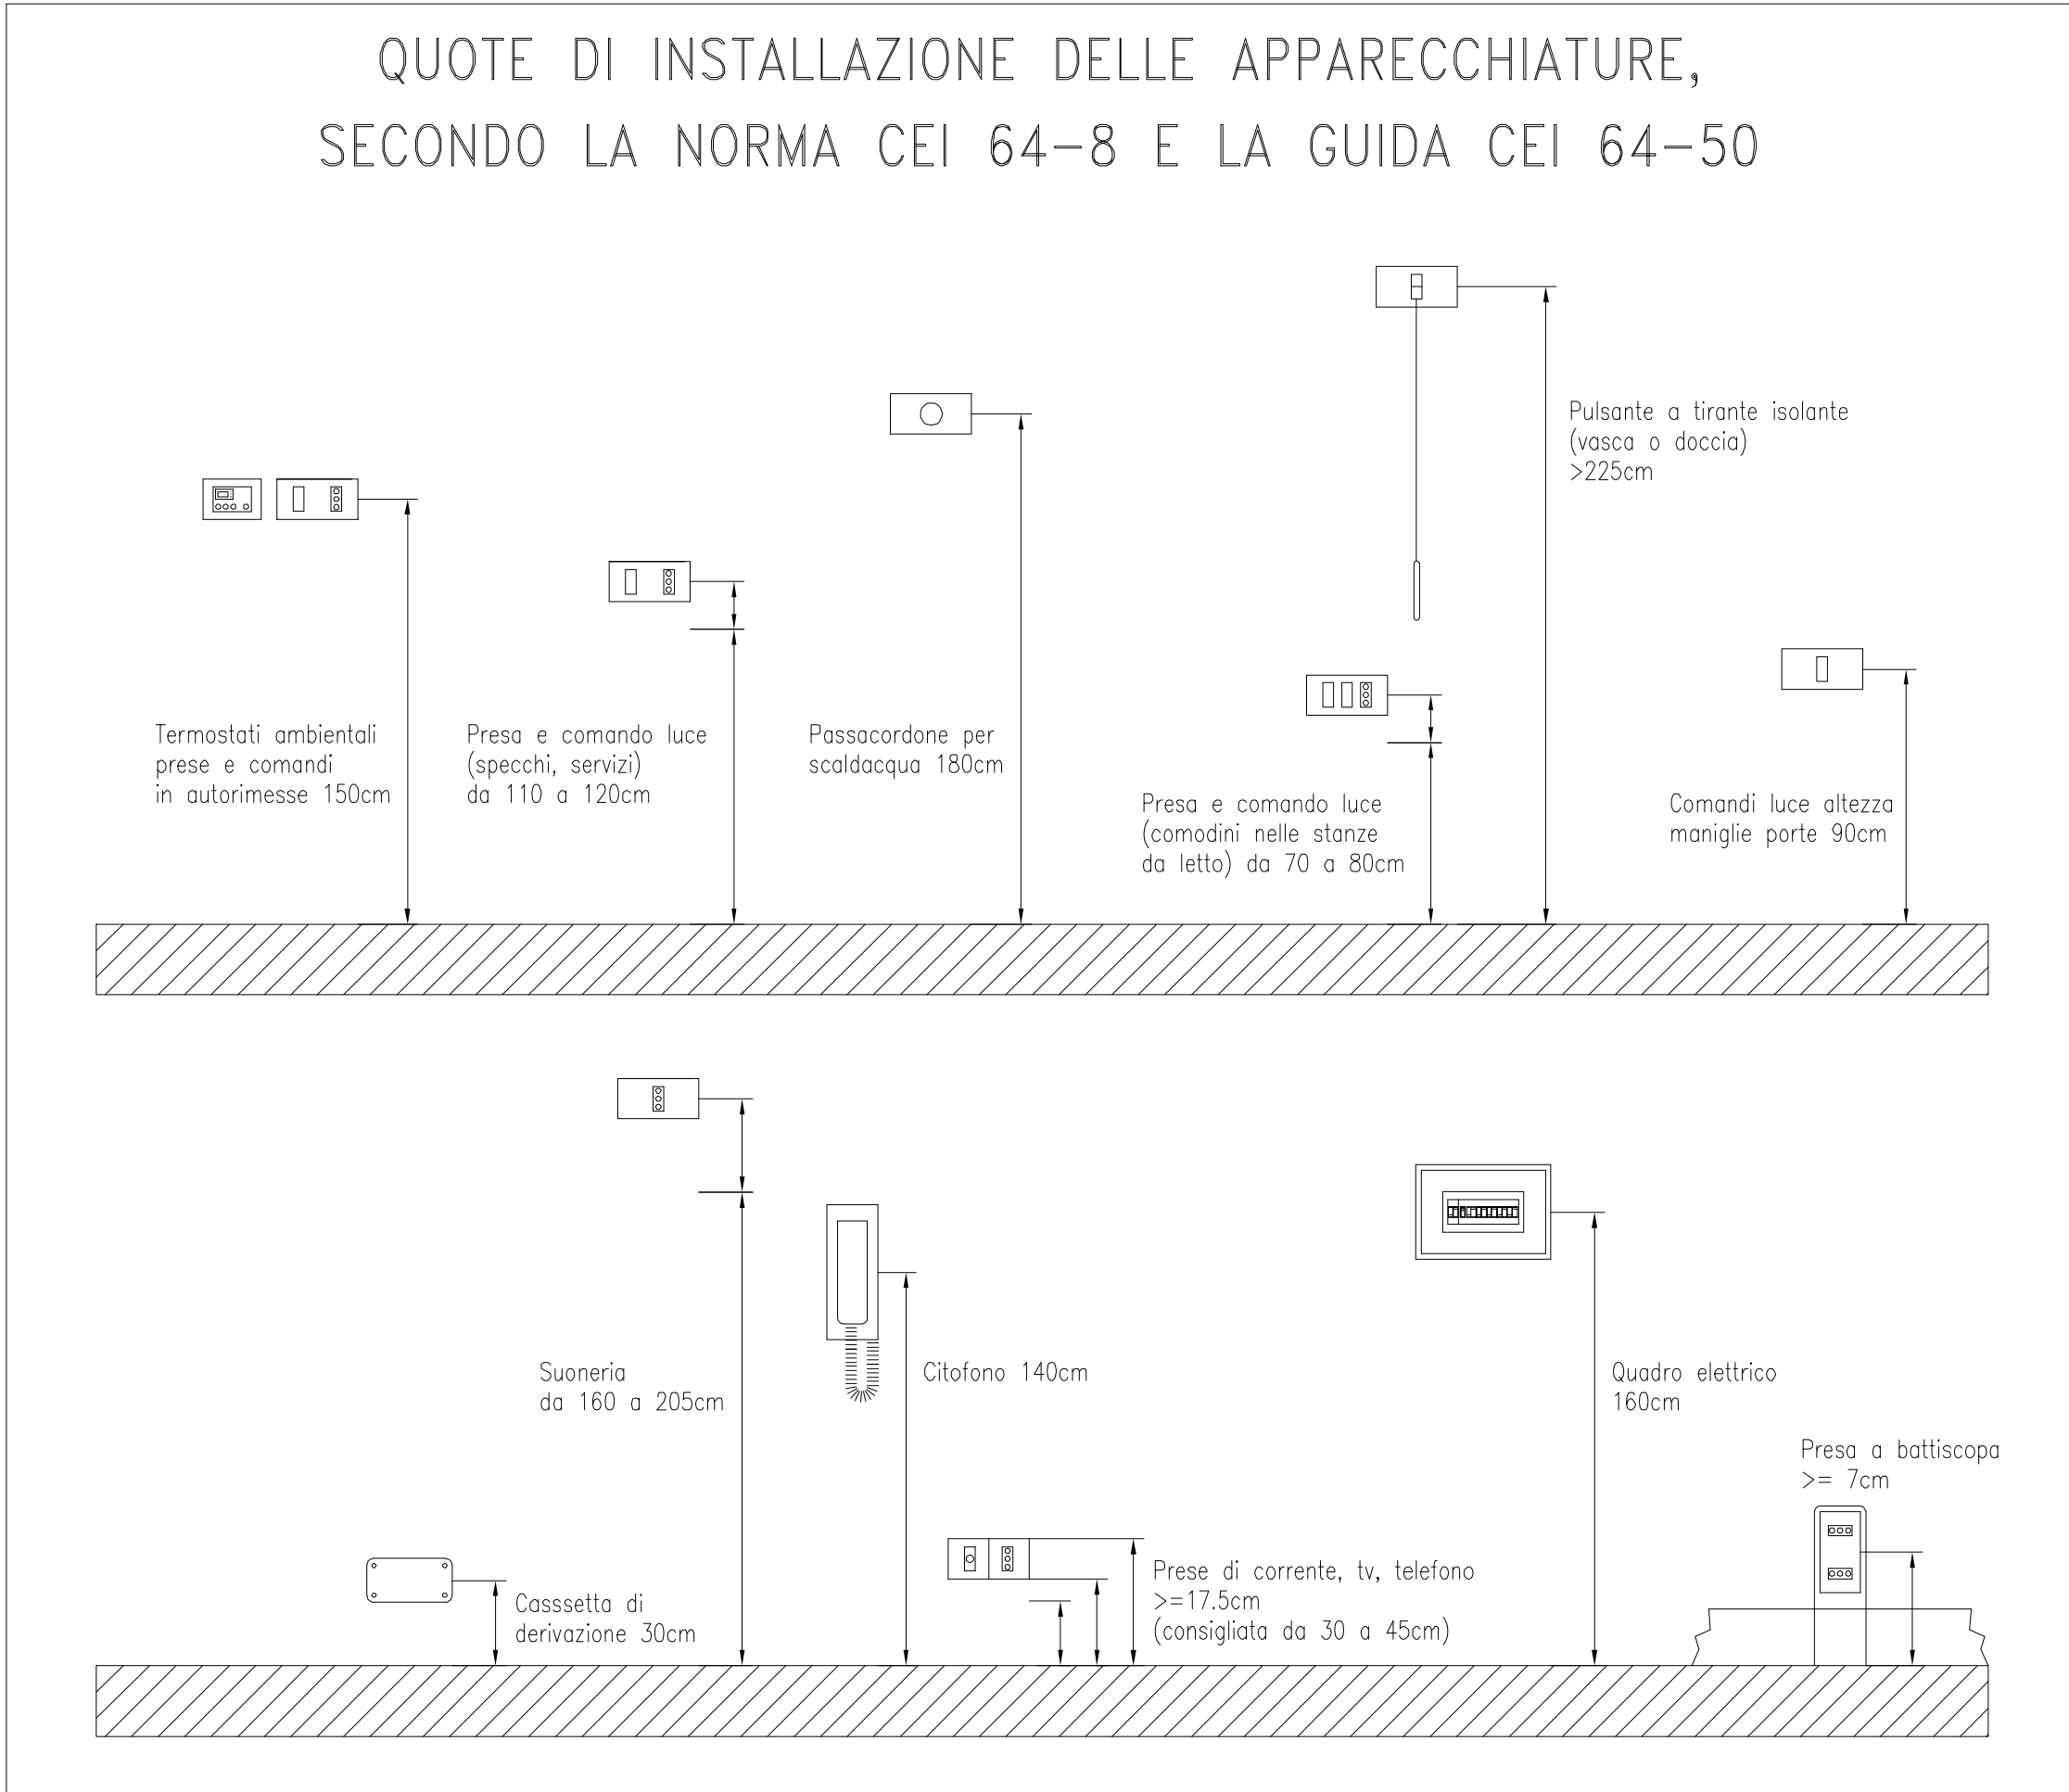
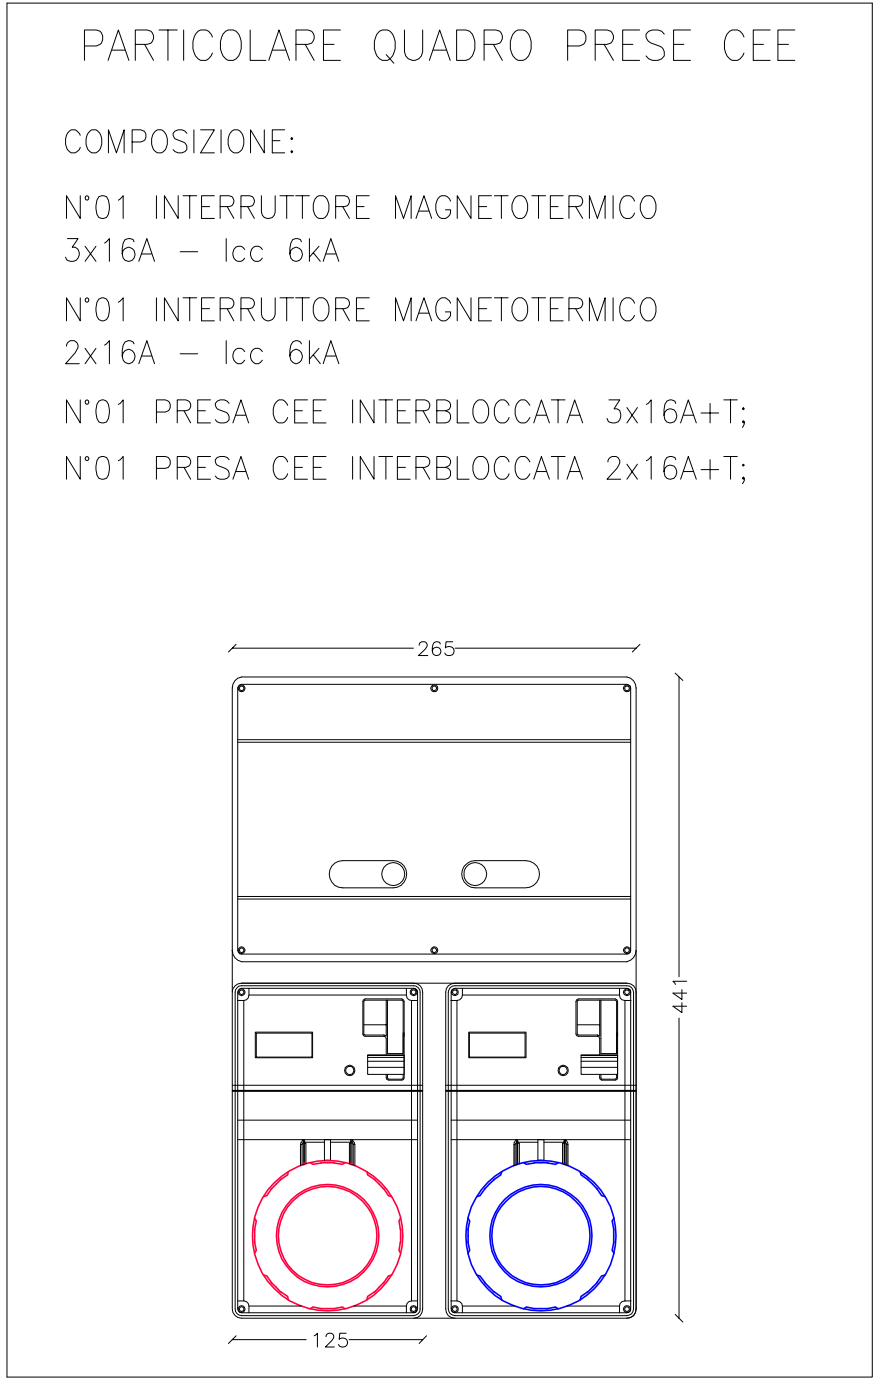


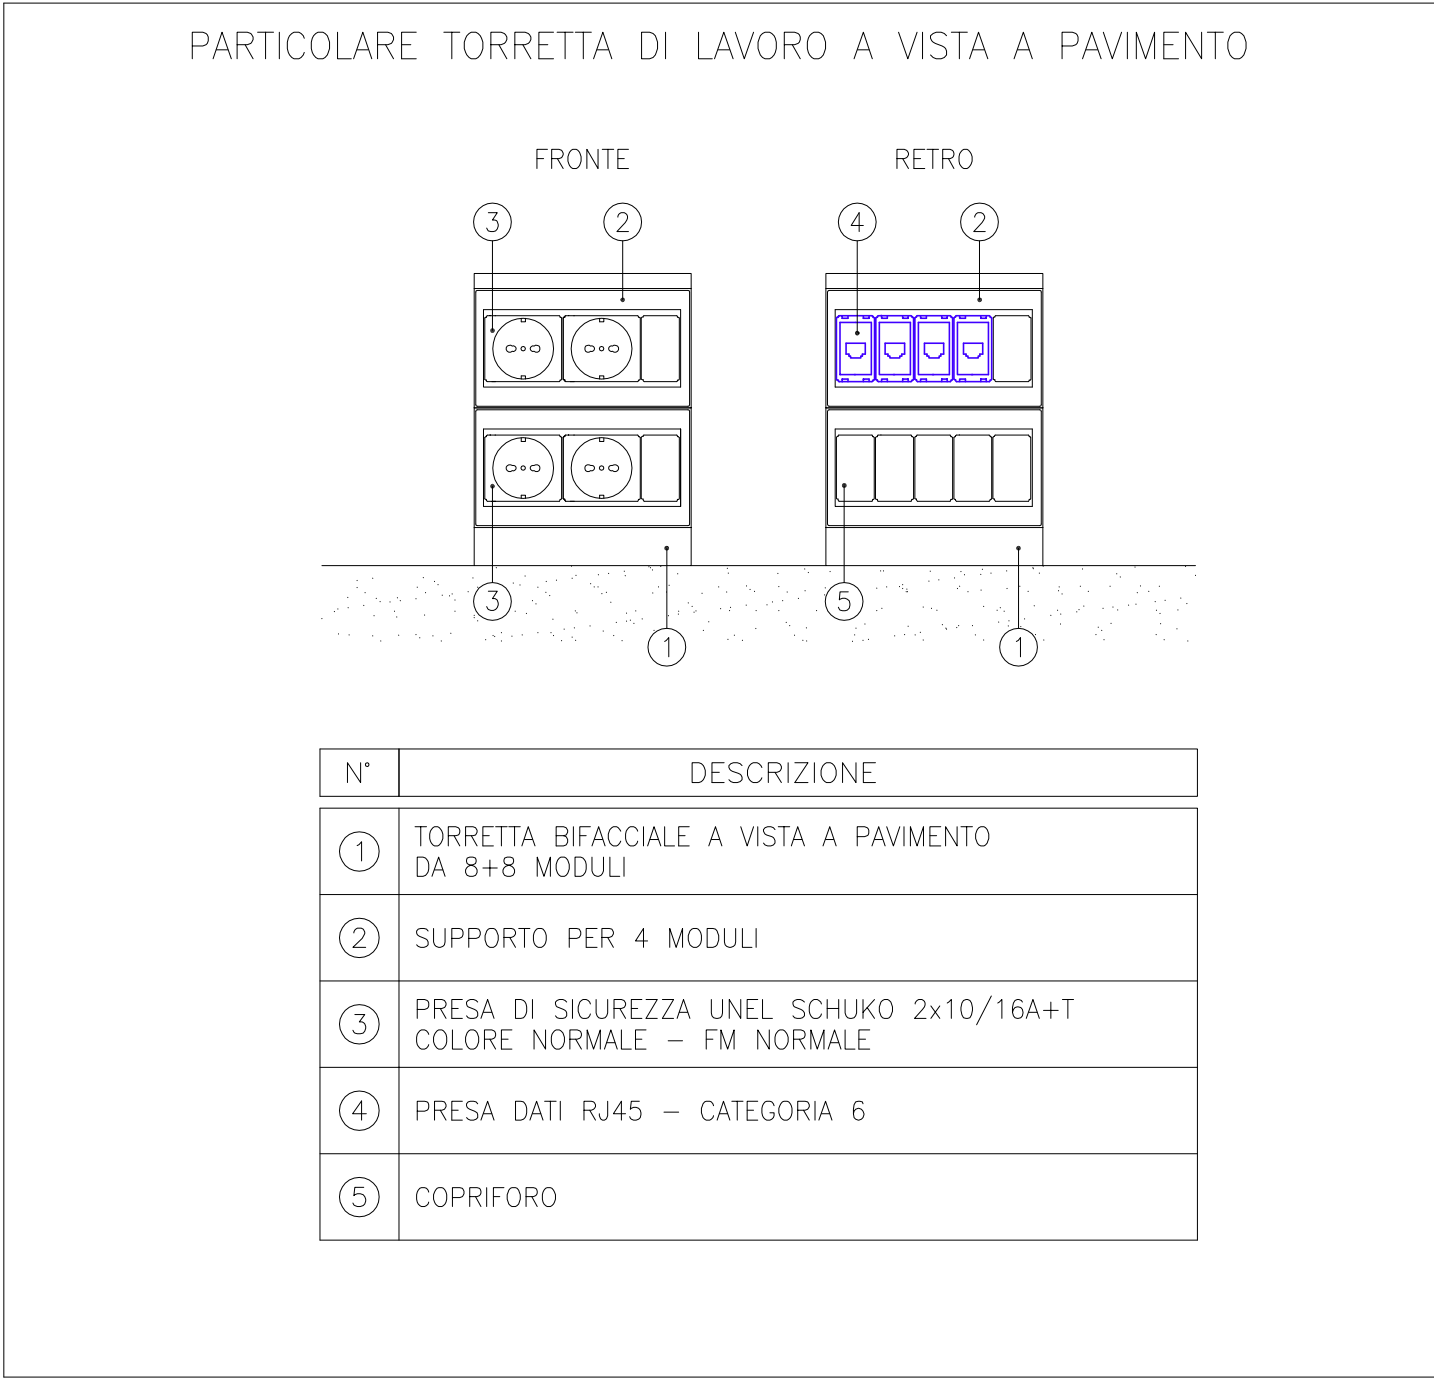

LEGENDA NUOVE DOTAZIONI		
	NUOVA DOTAZIONE	1
	NUOVA DOTAZIONE	2
	NUOVA DOTAZIONE	3
	NUOVA DOTAZIONE	4
	NUOVA DOTAZIONE	5
	NUOVA DOTAZIONE	6
	NUOVA DOTAZIONE	7

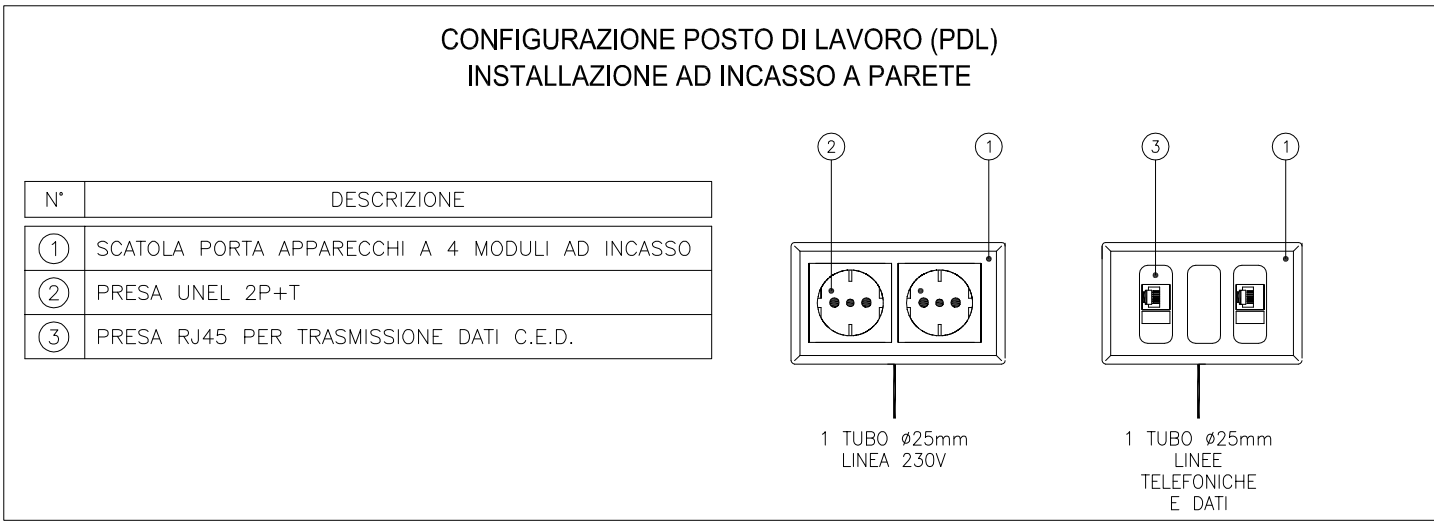

LEGENDA APPARECCHIATURE	
SIMBOLO	DESCRIZIONE
	SCATOLA PORTAFRUTTO A VISTA CON GRADO DI PROTEZIONE IP55
	PUNTO COMANDO LUCE CON INTERRUTTORE UNIPOLARE / CON SPIA LUMINOSA DI SEGNALEZIONE
	PUNTO COMANDO LUCE CON DEVIATORE / CON SPIA LUMINOSA DI SEGNALEZIONE
	PUNTO COMANDO LUCE CON INVERTITORE / CON SPIA LUMINOSA DI SEGNALEZIONE
	PUNTO COMANDO LUCE CON PULSANTE / CON SPIA LUMINOSA DI SEGNALEZIONE
	PUNTO COMANDO LUCE CON RILEVATORE DI PRESENZA A RAGGI INFRAROSSI
	PUNTO LUCE A SOFFITTO
	PUNTO LUCE A PAVIMENTO
	PUNTO LUCE A PARETE
	PRESA DI SICUREZZA 2x10A+T
	PRESA DI SICUREZZA 2x10/16A+T
	PRESA DI SICUREZZA SCHUKO UNEL 2x10/16A+T
	QUADRO PRESE CEE - VEDERE PARTICOLARE
	TORRETTA A PAVIMENTO - VEDERE PARTICOLARE
	GRUPPO PRESE A PARETE - VEDERE PARTICOLARE
	PUNTO TERMOSTATO AMBIENTE
	PUNTO ALIMENTAZIONE LUCERNARIO
	PUNTO ALIMENTAZIONE ASPIRATORE BAGNO
	PUNTO ALIMENTAZIONE TENDA ESTERNA - SOLO PREDISPOSIZIONE
	PUNTO PREDISPOSIZIONE SENSORE CO2
	PUNTO PREDISPOSIZIONE IMPIANTO SEGNALEZIONE ALLARME INCENDIO (VEDERE TAVOLA SPECIFICA PER INDICAZIONI)
	PUNTO PREDISPOSIZIONE IMPIANTO ANTINTRUSIONE (VEDERE TAVOLA SPECIFICA PER INDICAZIONI)
	PUNTO ALIMENTAZIONE CAMPANELLA CAMBIO ORA
	PUNTO PRESA TELEFONICA
	PUNTO PRESA TV - SOLO PREDISPOSIZIONE
	PUNTO PRESA TRASMISSIONE DATI C.E.D.
	PUNTO COMANDO LUCERNARIO / TENDA CON PULSANTE APRI E CHIUDI
	PUNTO CHIAMATA CON PULSANTE A TIRANTE
	SEGNALEZIONE OTTICO/ACUSTICA PER CHIAMATA DA BAGNO DISABILI
	CASSETTA DI DERIVAZIONE DA INCASSO TIPO 1: DIMENSIONI 520x260x121 mm - CASSETTA GENERALE
	CASSETTA DI DERIVAZIONE DA INCASSO TIPO 2: DIMENSIONI 480x160x75 mm - CASSETTA DI ZONA
	QUADRO ELETTRICO GENERALE

IL COMMITTENTE
AMMINISTRAZIONE DI
MALO

COMUNE DI MALO
PROVINCIA DI VICENZA

I PROGETTISTI
ATI "A31 worke@m"
PAOLO CENSI
LUCA PELLEGRINI
LUCA MENEGUZZO
MARCO DELLAI
PAOLO MOSELE

NUOVA SCUOLA PRIMARIA
CON CENTRO POLIFUNZIONALE A
MOLINA DI MALO

PROGETTO DEFINITIVO
data: 23 Marzo 2009
aggiornata a Gennaio 2012

LOCALIZZAZIONE
Viale dell'Industria

TAVOLA N.
D.12.4.

SCALA
1:100

OGGETTO
IMPIANTO ELETTRICO
IMPIANTO DI FORZA MOTRICE,
ILLUMINAZIONE IMPIANTI SPECIALI
PIANO TERRA E PIANO INTERRATO

IL RESPONSABILE UNICO
DEL PROCEDIMENTO
GEOM. GIOVANNI TONIOLO

Il committente con la firma che segue dichiara di dare il suo consenso al trattamento dei dati personali inclusi nella presente domanda ed allegati, e di quelli che in futuro verranno richiesti in forma scritta, secondo quanto prescritto all'art. 11 della legge n. 675/96.
A termini di legge ci riserviamo la proprietà di questo elaborato grafico con divieto di riprodurlo anche parzialmente, e comunque renderlo noto a terzi o a ditte concorrenti senza nostra esplicita autorizzazione.