
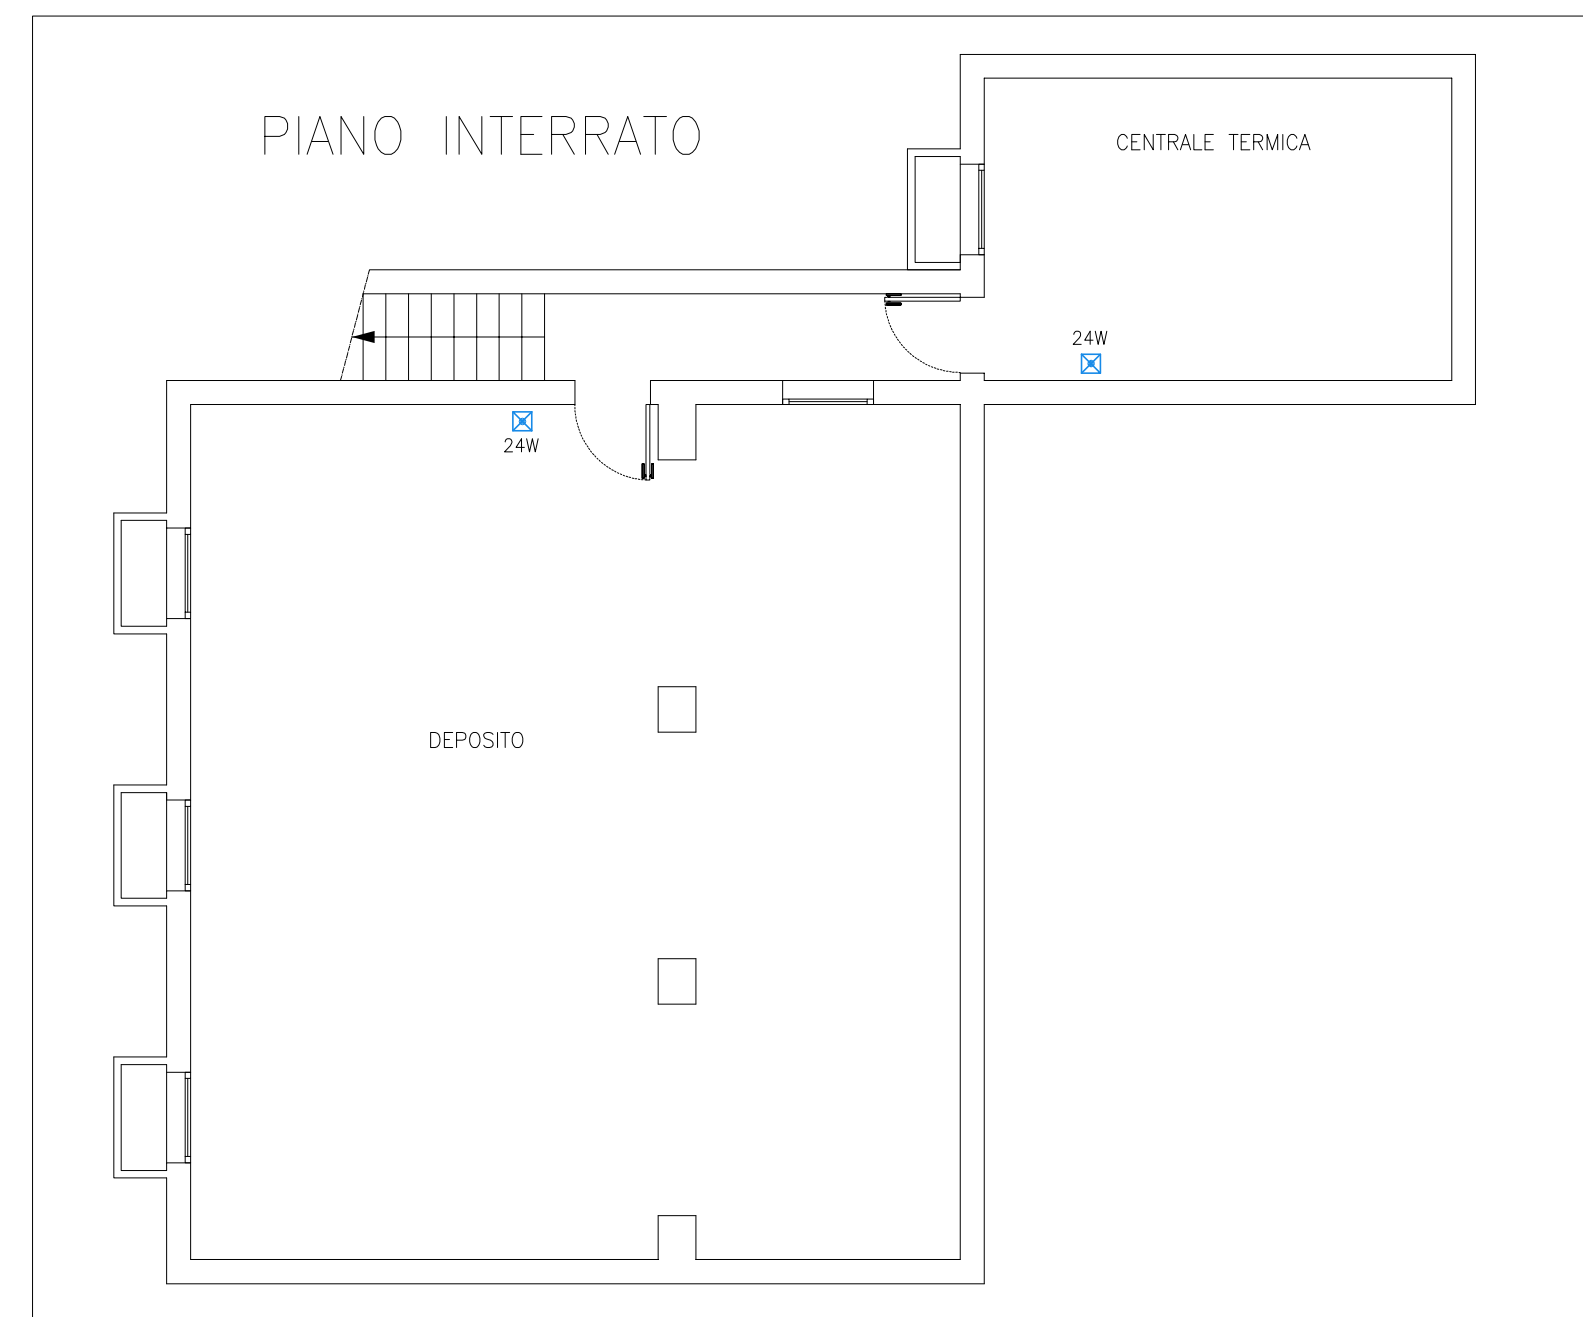


LEGENDA	
	LAMPADA AUTONOMA DI EMERGENZA 8W - SISTEMA DI GESTIONE CENTRALIZZATO - TIPO LINERGY STEP OD EQUIVALENTE
	LAMPADA AUTONOMA DI EMERGENZA 24W - SISTEMA DI GESTIONE CENTRALIZZATO - TIPO LINERGY STEP OD EQUIVALENTE
	LAMPADA DI EMERGENZA S.A. - SISTEMA DI GESTIONE CENTRALIZZATO - TIPO LINERGY LYRA EVO OD EQUIVALENTE

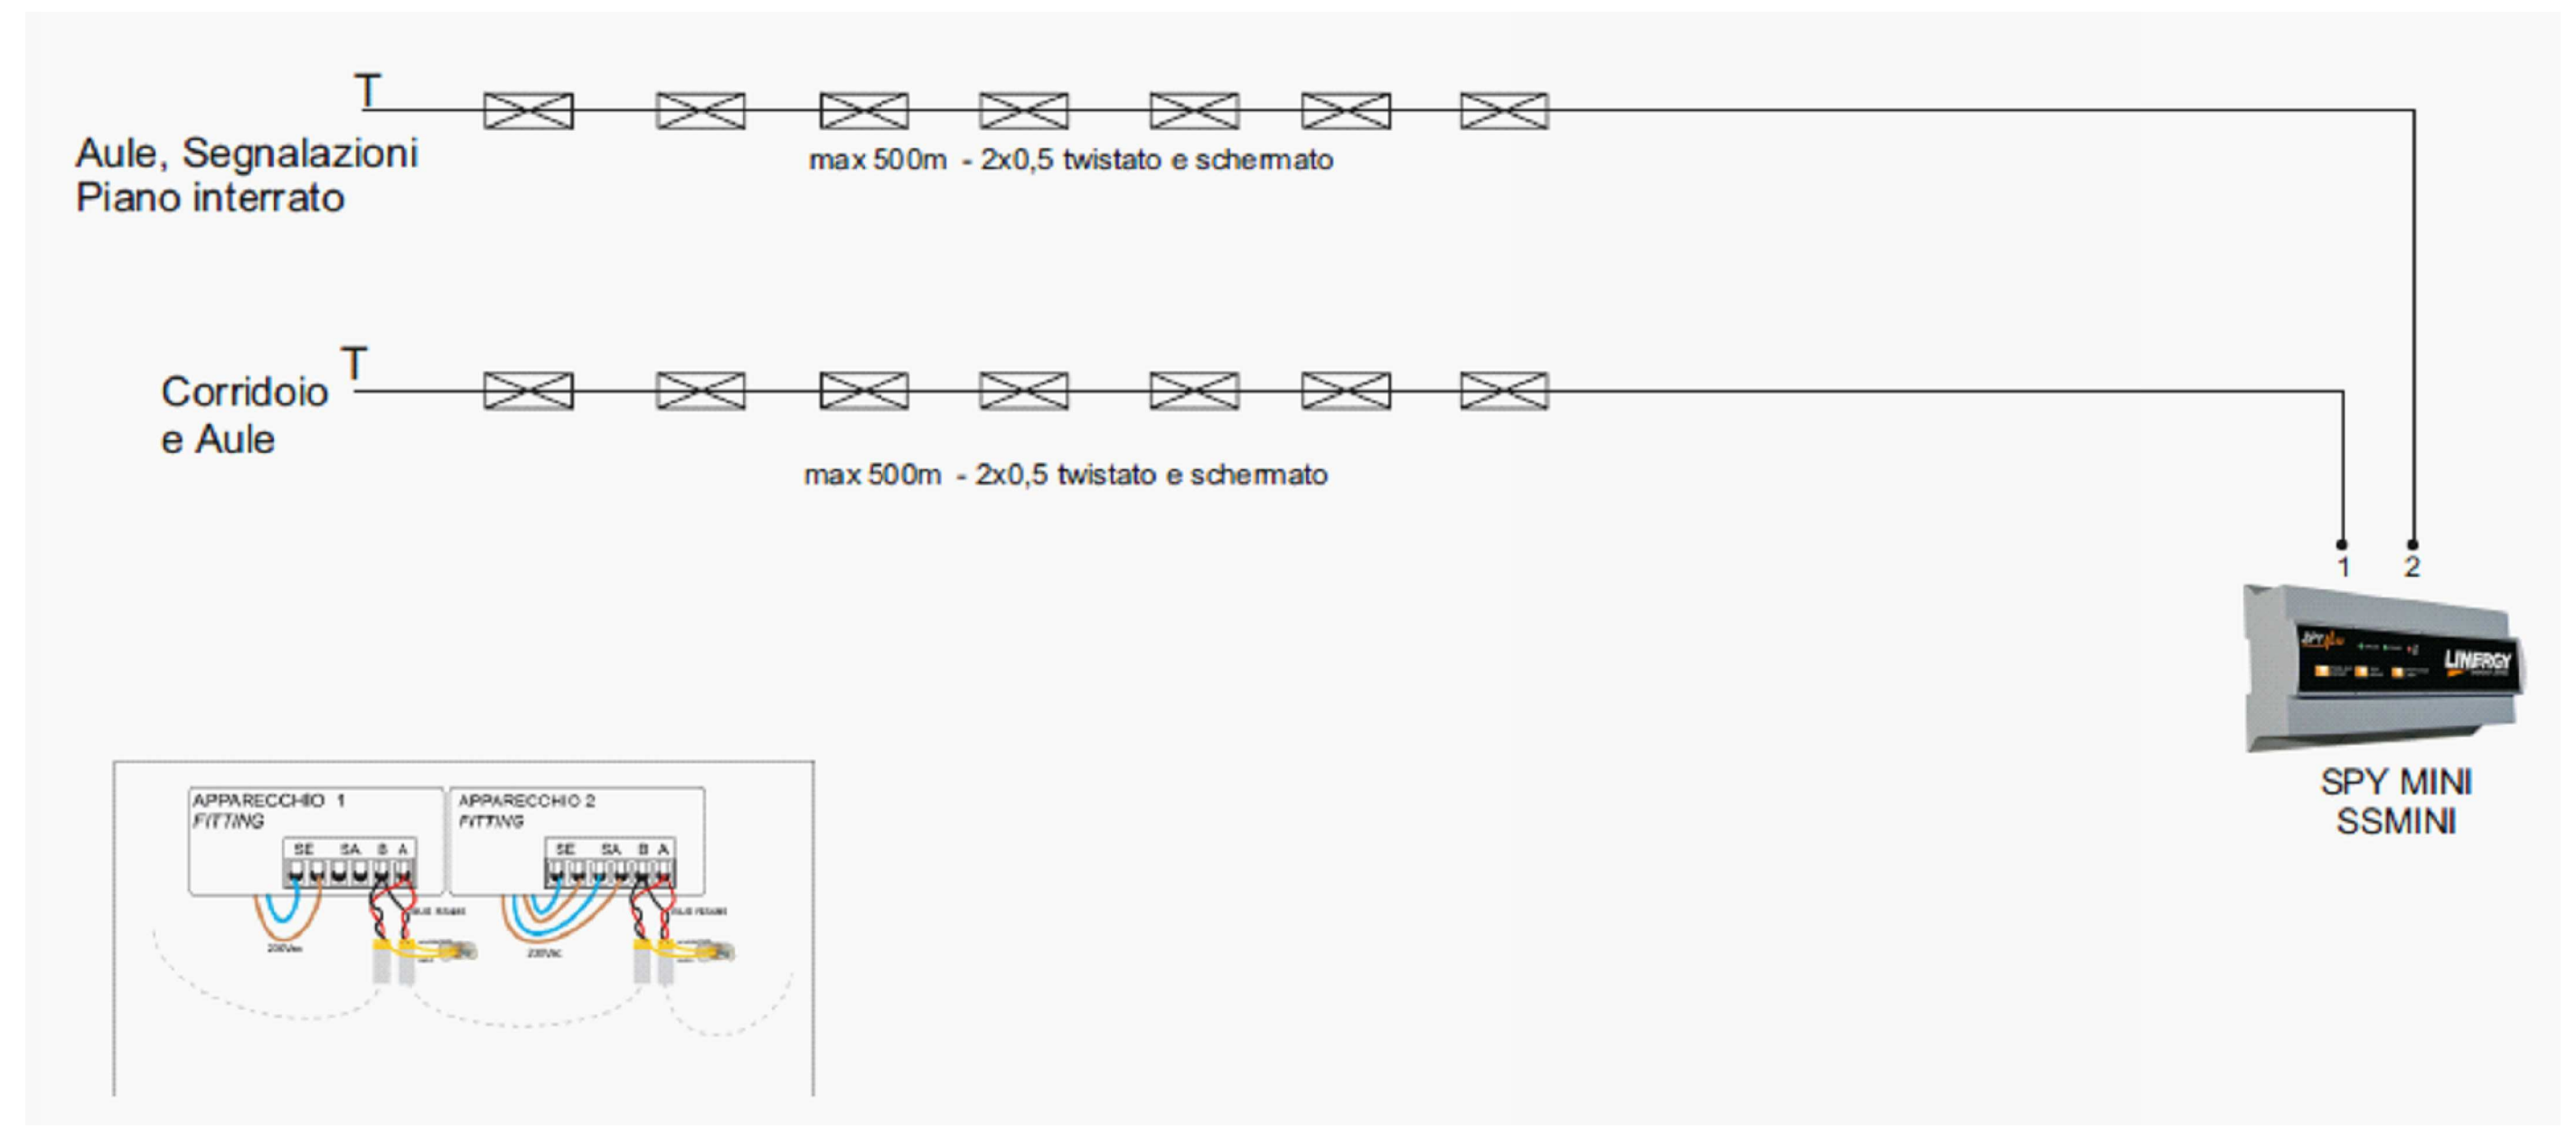

IL COMMITTENTE
AMMINISTRAZIONE DI
MALO

I PROGETTISTI
ATI "A31 worlke@m"
PAOLO CENSI
LUCA PELLEGRINI
LUCA MENEZZO
MARCO DELLAI
PAOLO MOSELE

IL RESPONSABILE UNICO
DEL PROCEDIMENTO
GEOM. GIOVANNI TONIOLO

COMUNE DI MALO
PROVINCIA DI VICENZA

**NUOVA SCUOLA PRIMARIA
CON CENTRO POLIFUNZIONALE A
MOLINA DI MALO**

PROGETTO ESECUTIVO
data: 07 Settembre 2011

LOCALIZZAZIONE
Viale dell'Industria

TAVOLA N.
D.26.1.

SCALA
1:100

OGGETTO
**IMPIANTO ELETTRICO
ILLUMINAZIONE DI EMERGENZA**

Il committente con la firma che segue dichiara di dare il suo consenso al trattamento dei dati personali inclusi nella presente domanda ed allegati, e di quelli che in futuro verranno richiesti in forma scritta, secondo quanto previsto dall'art. 11 della legge n. 675/96

A termini di legge ci riserviamo la proprietà di questo elaborato grafico con divieto di riproduzione anche parzialmente, e comunque renderlo noto a terzi o a ditte concorrenti senza nostra esplicita autorizzazione.